



PLANTA BAIXA DO SISTEMA DE MICRODRENAGEM RUA SÃO JOSÉ

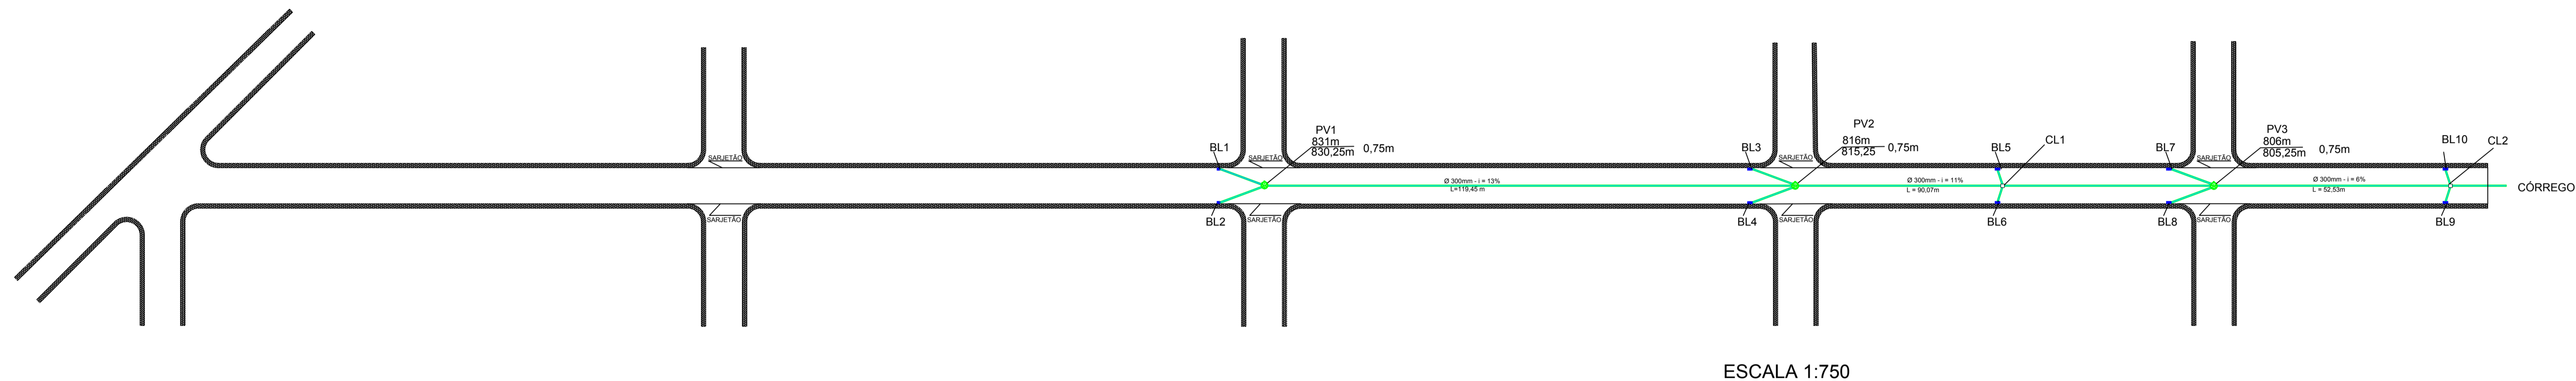

ESCALA 1:750

PERFIS LONGITUDINAIS DAS REDES DO SISTEMA DE MICRODRENAGEM

BOCA DE LOBO	Dimensão grelha c/depressao	SAIDA
BL1=BL2	0,45 x 0,60	LATERAL
BL3=BL4=BL7=BL8	0,45 x 1,00	LATERAL
BL5=BL6=BL9=BL10	0,45 x 1,00	FRONTAL

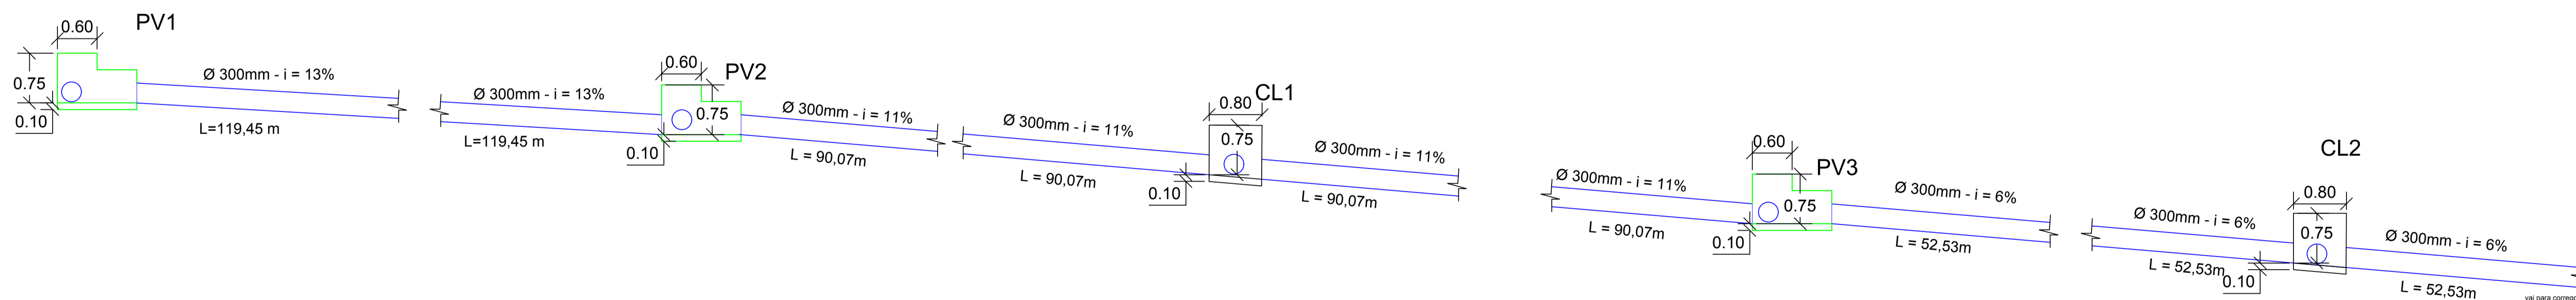

ESCALA 1:50

CENTRO UNIVERSITARIO DO SUL DE MINAS UNIS-MG

CURSO	ENGENHARIA CIVIL	DATA:	NOVEMBRO/2020
DISCIPLINA	TRABALHO DE CONCLUSÃO DE CURSO		
ORIENTADORA	IVANA PRADO DE VASCONCELOS	ESCALA:	INDICADA
ORIENTADO	JACKSON ANTUNES VILAS BOAS ALVES	FOLHA:	03
ASSUNTO	PLANTA BAIXA DA REDE DE DRENAGEM PERFIS LONGITUDINAIS DAS REDES DE GALERIA DO SISTEMA DE MICRODRENAGEM		