

PLANTA BAIXA (parte I)  
ESCALA 1:100


SIMBOLÓGIA		
RESERVA DE INCÊNDIO		CARGA DE FÓ ABCE(A-20-8-C)
HIDRANTE SIMPLES		
TUBULAÇÃO DE INCÊNDIO		
TUBULAÇÃO DE INCÊNDIO QUE DESCE		
TUBULAÇÃO DE INCÊNDIO QUE SOBESCE		
BOMBA DE INCÊNDIO		
REGISTRO DE INCLUIÇÃO SEM NUNCA DE RETENÇÃO		
ACIONADOR DE BOMBA DE INCÊNDIO (BOTÃO TIPO LIGA DESLIGA)		
CHAVE CENTRAL PRINCIPAL		
QUADRO DE DISTRIBUIÇÃO DE LUZ (QDL)		
PONTO DE ILUMINAÇÃO DE EMERGÊNCIA		
EXTINTORES IT 16		PO QUANTO SECO ABC 2,4 20-B-C
ILUMINAÇÃO DE EMERGÊNCIA		CONFORME IT 13
SAÍDA DE EMERGÊNCIA		CONFORME IT 08
SINALIZAÇÃO DE EMERGÊNCIA		CONFORME IT 15
HIDRANTES		CONFORME IT 17
ALARME DE INCÊNDIO		CONFORME IT 14
BRIGADA DE INCÊNDIO		CONFORME IT 12
GRUPO	CLASSIFICAÇÃO	DECRETO ESTABELECE O ALINHAMENTO
E	EDUCACIONAL E CULTURAL	E-1
ESCOLAS EM GERAL		
ESCOLAS EM GERAL		
OCUPAÇÃO	CARGA DE INCÊNDIO - IT 09	
EDUCACIONAL E CULTURAL		
ESCOLAS EM GERAL		
RISCO	CLASSIFICAÇÃO DAS EDIFICAÇÕES E ÁREAS DE RISCO QUANTO A CARGA DE INCÊNDIO	
BAIXO		

QUADRO DE ÁREAS	
E. E. PROF. WANDERLEY FERREIRA DE REZENDE - CARMO DA CACHOEIRA MG	
DESCRIÇÃO	ÁREA (m²)
ÁREA TOTAL CONSTRUÍDA	2.103,04
ÁREA DO TERRENO	6.986,97
TAXA DE OCUPAÇÃO	30,09%

QUADRO DE ESQUADRIAS		
E. E. PROF. WANDERLEY FERREIRA DE REZENDE - CARMO DA CACHOEIRA MG		
ITEM	DESCRIÇÃO	QUANTIDADE
<b>1 Janelas</b>		
1.1	Janela (J1)	1
1.2	Janela (J2)	19
1.3	Janela (J3)	1
1.4	Janela (J4)	14
1.5	Janela (J5)	30
1.6	Janela (J6)	2
1.7	Janela (J7)	7
1.8	Janela (J8)	1
1.9	Janela (J9)	1
<b>2 Portas</b>		
2.1	Porta (P1)	10
2.2	Porta (P2)	32
2.3	Porta (P3)	5
2.4	Porta (P4)	2
2.5	Porta (P5)	1
2.6	Porta (P6)	1
2.7	Porta (P7)	2
2.8	Porta (P8)	2

QUADRO DE BRIGADISTAS		
E. E. PROF. WANDERLEY FERREIRA DE REZENDE - CARMO DA CACHOEIRA MG		
ITEM	DESCRIÇÃO	Nº DE BRIGADISTAS
1	TÉRREO	17
TOTAL DE BRIGADISTAS		17

Obs: De acordo com a tabela do anexo A da It 12, as % para cálculo de população fixa são C1=40% e C2=20%

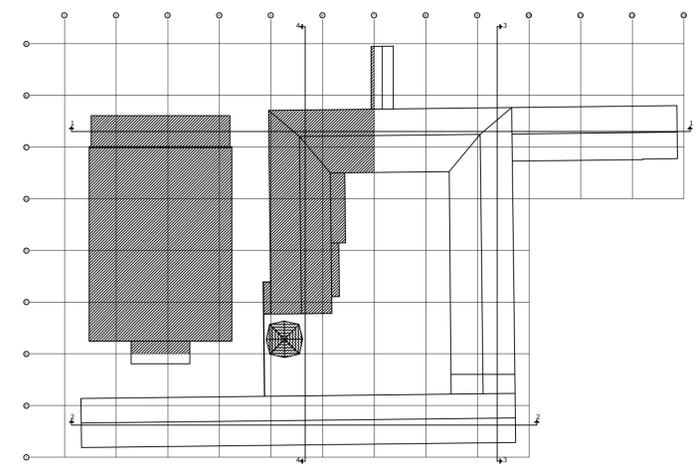

FOLHA 03/08		PROJETO COMPLETO	ESCALAS INDICADAS
CONTEÚDO DA PRANCHA:		ASSUNTO:	PROJETO TÉCNICO DE SEGURANÇA CONTRA INCÊNDIO E PÂNICO
PLANTA BAIXA PARTE I		OCUPAÇÃO:	EDUCACIONAL
IMPLANTAÇÃO DAS SINALIZAÇÕES E DO SISTEMA DE COMBATE A INCÊNDIO E PÂNICO		LOCAL:	RUA LUIZ CALDEIRA, 184, CENTRO, CARMO DA CACHOEIRA - MG
QUADRO DE ÁREAS		PROPRIETÁRIO:	ESCOLA ESTADUAL PROFESSOR WANDERLEY FERREIRA DE REZENDE
QUADRO DE ESQUADRIAS		RESPONSÁVEL TÉCNICO:	MARIELLE CRISTINA LEITE CHAGAS
QUADRO DE BRIGADISTAS		ÁREA DO TERRENO:	6.986,97m²
		ÁREA CONSTRUÍDA:	2.103,04m²
		DESENHISTA:	MARIELLE CRISTINA LEITE CHAGAS