

10 PLANTA BAIXA (parte III)
ESCALA 1:100


SIMBOLÓGIA		
RESERVA DE INCÊNDIO		
HIDRANTE SIMPLES		CARGA DE PÓ ABC2-A 20-80
TUBULAÇÃO DE INCÊNDIO		
TUBULAÇÃO DE INCÊNDIO QUE SOBEE		
TUBULAÇÃO DE INCÊNDIO QUE SOBEE		
BOMBA DE INCÊNDIO		CENTRAL DE DETECÇÃO E ALARME
REGISTRO DE PRESSÃO SEM VÁLVULA DE RETENÇÃO		AVISADOR SONORO TIPO SIRENE
ACIONADOR DE BOMBA DE INCÊNDIO (OPCIONA TIPO LIGA DESLIZA)		BATERIA DO SISTEMA DE ALARME
CHAVE CENTRAL PRINCIPAL		PLACA DE SINALIZAÇÃO DE EMERGÊNCIA RETANGULAR
QUADRO DE DISTRIBUIÇÃO DE LUZ (QDL)		PLACA DE SINALIZAÇÃO DE EMERGÊNCIA QUADRADA
PORTO DE ILUMINAÇÃO DE EMERGÊNCIA		SINALIZAÇÃO DE EMERGÊNCIA
EXTINTORES IT 35		PÓ QUÍMICO SECO ABC, 2 A 30 B C
ILUMINAÇÃO DE EMERGÊNCIA		CONFORME IT 35
SINALIZAÇÃO DE EMERGÊNCIA		CONFORME IT 35
HIDRANTE		CONFORME IT 37
ALARME DE INCÊNDIO		CONFORME IT 34
BRIGADA DE INCÊNDIO		CONFORME IT 32

QUADRO DE ÁREAS	
E. E. PROF. WANDERLEY FERREIRA DE REZENDE - CARMO DA CACHOEIRA MG	
DESCRIÇÃO	ÁREA (m²)
ÁREA TOTAL CONSTRUÍDA	2.103,04
ÁREA DO TERRENO	6.986,97
TAXA DE OCUPAÇÃO	30,09%

QUADRO DE BRIGADISTAS			
E. E. PROF. WANDERLEY FERREIRA DE REZENDE - CARMO DA CACHOEIRA MG			
ITEM	DESCRIÇÃO	Nº DE FUNCIONÁRIOS FIXOS	Nº DE BRIGADISTAS
1	TÉRREO	74 (10x40%) + [(74-10)*20%]	17
TOTAL DE BRIGADISTAS			17

Obs: De acordo com a tabela do anexo A da It 12, as % para cálculo de população fixa são C1=40% e C2=20%

QUADRO DE ESQUADRIAS			
E. E. PROF. WANDERLEY FERREIRA DE REZENDE - CARMO DA CACHOEIRA MG			
ITEM	DESCRIÇÃO	DIMENSÕES (cxh)	QUANTIDADE
1 Janelas			
1.1	Janela (J1)	0,80x0,80	1
1.2	Janela (J2)	1,00x0,50	19
1.3	Janela (J3)	0,90x0,60	1
1.4	Janela (J4)	1,50x1,50	14
1.5	Janela (J5)	2,00x1,30	30
1.6	Janela (J6)	1,95x0,50	2
1.7	Janela (J7)	2,50x1,30	7
1.8	Janela (J8)	3,20x1,30	1
1.9	Janela (J9)	3,20x0,50	1
2 Portas			
2.1	Porta (P1)	0,60x2,10	10
2.2	Porta (P2)	0,80x2,10	32
2.3	Porta (P3)	0,90x2,10	5
2.4	Porta (P4)	1,10x2,10	2
2.5	Porta (P5)	2,55x2,10	1
2.6	Porta (P6)	3,00x2,10	1
2.7	Porta (P7)	3,45x2,10	2
2.8	Porta (P8)	3,65x2,10	2

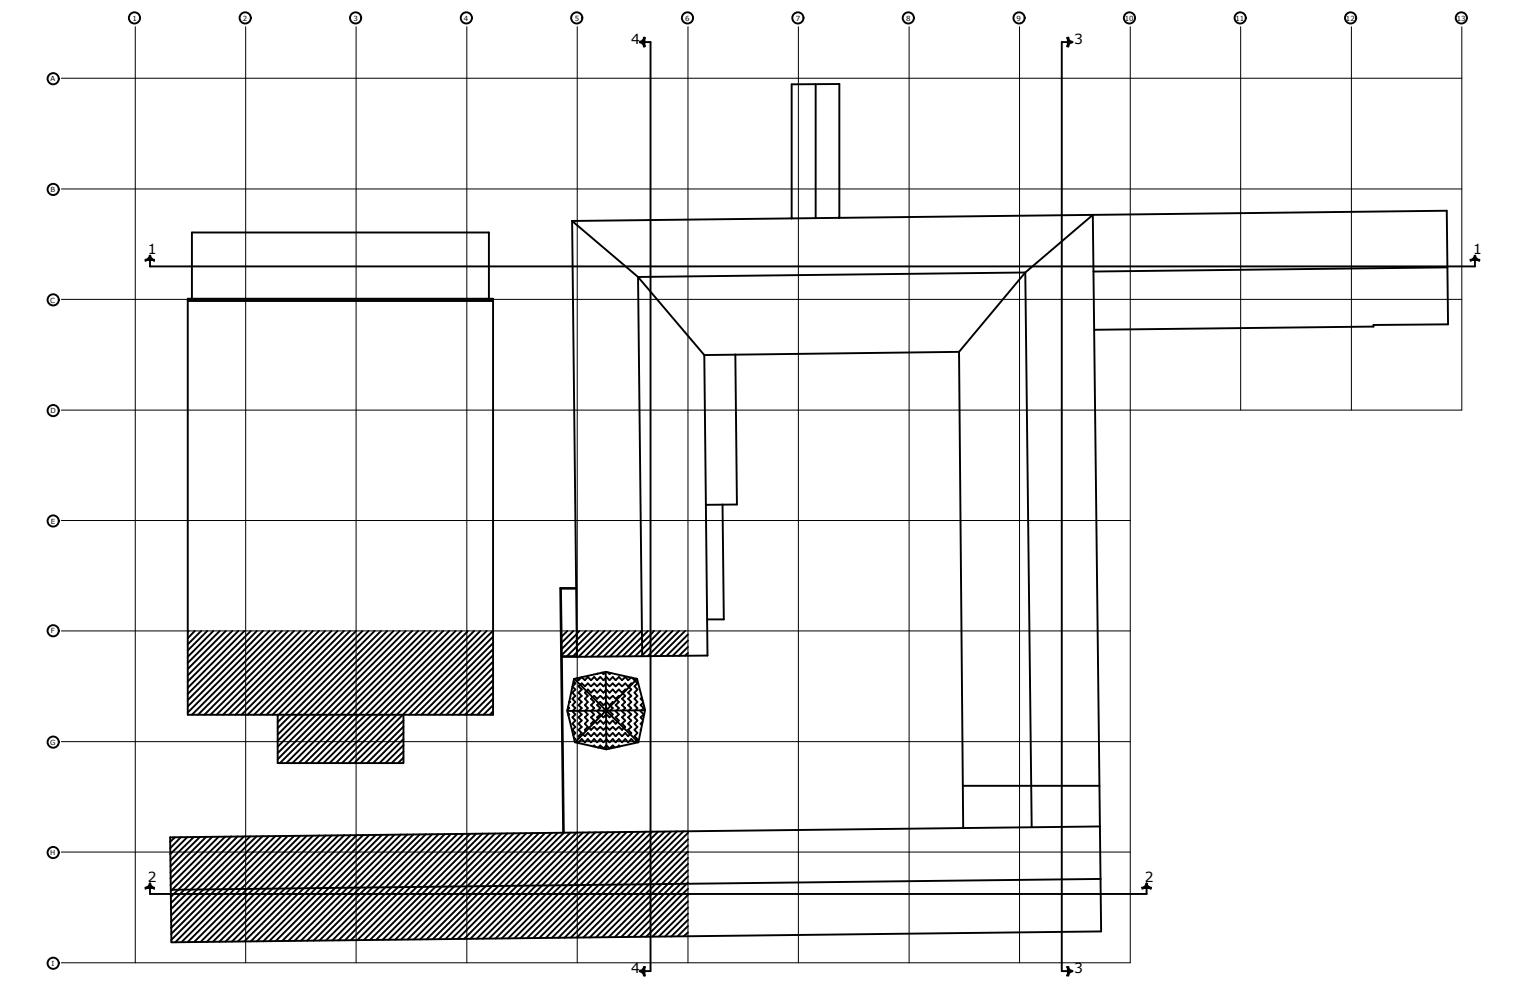

PROPRIETÁRIO: _____ RESPONSÁVEL TÉCNICO: _____

FOLHA 05/08	PROJETO COMPLETO	ESCALAS INDICADAS
CONTEÚDO DA PRANCHA:		
PLANTA BAIXA PARTE III	ASSUNTO:	PROJETO TÉCNICO DE SEGURANÇA CONTRA INCÊNDIO E PÂNICO
IMPLANTAÇÃO DAS SINALIZAÇÕES E DO SISTEMA DE COMBATE A INCÊNDIO E PÂNICO	OCUPAÇÃO:	EDUCACIONAL
QUADRO DE BRIGADISTAS	LOCAL:	RUA LUIZ CALDEIRA, 184, CENTRO, CARMO DA CACHOEIRA - MG
QUADRO DE ÁREAS	PROPRIETÁRIO:	ESCOLA ESTADUAL PROFESSOR WANDERLEY FERREIRA DE REZENDE
QUADRO DE ESQUADRIAS	RESPONSÁVEL TÉCNICO:	MARIELLE CRISTINA LEITE CHAGAS
	ÁREA DO TERRENO:	6.986,97m²
	ÁREA CONSTRUÍDA:	2.103,04m²
	DESENHISTA:	MARIELLE CRISTINA LEITE CHAGAS