


SIMBOLÓGIA		ENTRADOR DE INCÊNDIO	
RESERVA DE INCÊNDIO	[Symbol]	CARGA DE PÓ ABC(2-A 20-80)	[Symbol]
HIDRANTE SIMPLES	[Symbol]	ACIONADOR MANUAL DO SISTEMA DE DETECÇÃO E ALARME	[Symbol]
TUBULAÇÃO DE INCÊNDIO QUE SOBEE	[Symbol]	CENTRAL DE DETECÇÃO E ALARME	[Symbol]
TUBULAÇÃO DE INCÊNDIO QUE SOBEE	[Symbol]	AVISADOR SONORO TIPO SIRINE	[Symbol]
BOMBA DE INCÊNDIO	[Symbol]	MATERIA DO SISTEMA DE ALARME	[Symbol]
SISTEMA DE HIDRANTES	[Symbol]	PLACA DE REALIZAÇÃO DE EMERGÊNCIA RETENÇÃO	[Symbol]
RESERVA DE REALIZE SEM VALVULA DE RETENÇÃO	[Symbol]	PLACA DE REALIZAÇÃO DE EMERGÊNCIA QUARENTA	[Symbol]
ACIONADOR DE BOMBA DE INCÊNDIO (BOTÃO TIPO LIGA DESLIGA)	[Symbol]		
CHAVE CENTRAL PRINCIPAL	[Symbol]		
QUADRO DE DISTRIBUIÇÃO DE LUZ (QDL)	[Symbol]		
PONTO DE ILUMINAÇÃO DE EMERGÊNCIA	[Symbol]		

QUADRO DE ÁREAS	
E. E. PROF. WANDERLEY FERREIRA DE REZENDE - CARMO DA CACHOEIRA MG	
DESCRIÇÃO	ÁREA (m²)
ÁREA TOTAL CONSTRUÍDA	2.103,04
ÁREA DO TERRENO	6.986,97
TAXA DE OCUPAÇÃO	30,09%

QUADRO DE BRIGADISTAS			
E. E. PROF. WANDERLEY FERREIRA DE REZENDE - CARMO DA CACHOEIRA MG			
ITEM	DESCRIÇÃO	Nº DE FUNCIONÁRIOS FIXOS	Nº DE BRIGADISTAS
1	TÉRREO	74	17
		(10x40%) + ((74-10)*20%)	17
		TOTAL DE BRIGADISTAS	
		17	

Obs: De acordo com a tabela do anexo A da It 12, as % para cálculo de população fixa são C1=40% e C2=20%

QUADRO DE ESQUADRIAS		
E. E. PROF. WANDERLEY FERREIRA DE REZENDE - CARMO DA CACHOEIRA MG		
ITEM	DESCRIÇÃO	DIMENSÕES (cxh) QUANTIDADE
1 Janelas		
1.1	Janela (J1)	0,80x0,80 1
1.2	Janela (J2)	1,00x0,50 19
1.3	Janela (J3)	0,90x0,60 1
1.4	Janela (J4)	1,50x1,50 14
1.5	Janela (J5)	2,00x1,30 30
1.6	Janela (J6)	1,95x0,50 2
1.7	Janela (J7)	2,50x1,30 7
1.8	Janela (J8)	3,20x1,30 1
1.9	Janela (J9)	3,20x0,50 1
2 Portas		
2.1	Porta (P1)	0,60x2,10 10
2.2	Porta (P2)	0,80x2,10 32
2.3	Porta (P3)	0,90x2,10 5
2.4	Porta (P4)	1,10x2,10 2
2.5	Porta (P5)	2,55x2,10 1
2.6	Porta (P6)	3,00x2,10 1
2.7	Porta (P7)	3,45x2,10 2
2.8	Porta (P8)	3,65x2,10 2

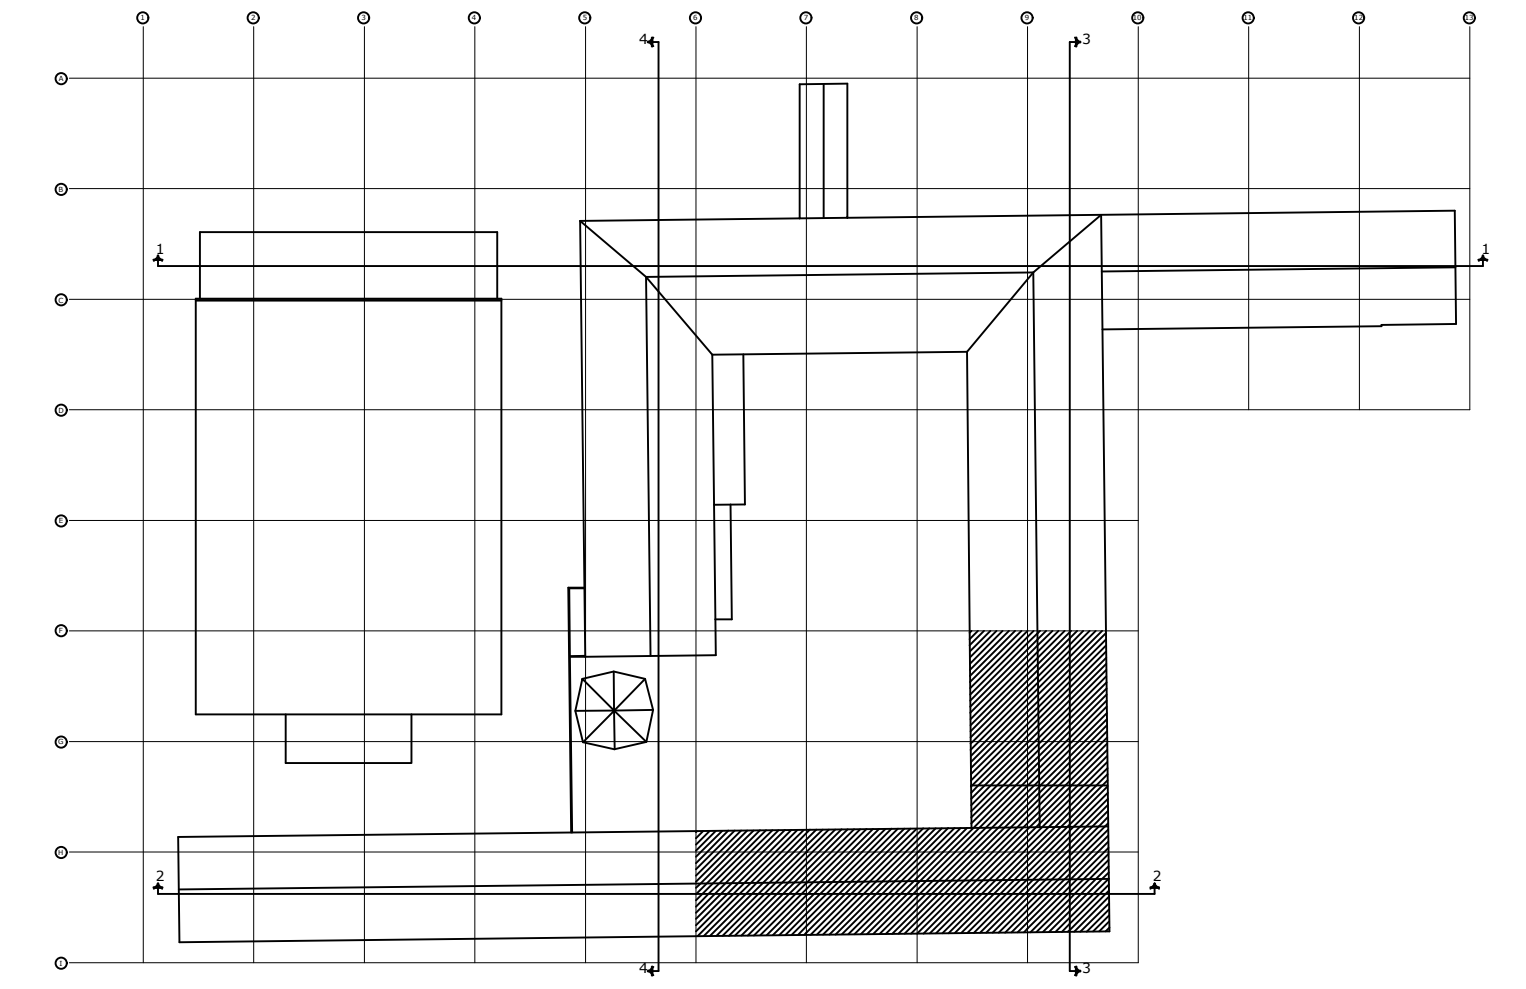

11 PLANTA BAIXA (parte IV)
ESCALA 1:100

PROPRIETÁRIO	RESPONSÁVEL TÉCNICO	
FOLHA 06/08	PROJETO COMPLETO	ESCALAS INDICADAS
CONTEÚDO DA PRANCHA:	ASSUNTO: PROJETO TÉCNICO DE SEGURANÇA CONTRA INCÊNDIO E PÂNICO	
PLANTA BAIXA PARTE IV	OCUPAÇÃO: EDUCACIONAL	
IMPLANTAÇÃO DAS SINALIZAÇÕES E DO SISTEMA DE COMBATE A INCÊNDIO E PÂNICO	LOCAL: RUA LUIZ CALDEIRA, 184, CENTRO, CARMO DA CACHOEIRA - MG	
QUADRO DE BRIGADISTAS	PROPRIETÁRIO: ESCOLA ESTADUAL PROFESSOR WANDERLEY FERREIRA DE REZENDE	
QUADRO DE ÁREAS	RESPONSÁVEL TÉCNICO:	
QUADRO DE ESQUADRIAS	ÁREA DO TERRENO: 6.986,97m²	ÁREA CONSTRUÍDA: 2.103,04m²
	DESENHISTA: MARIELLE CRISTINA LEITE CHAGAS	